


**Planta Baja**  
arquitectónico 73.03 M2

**Planta Alta**  
arquitectónico 70.02 M2

**Planta Azotea**  
arquitectónico

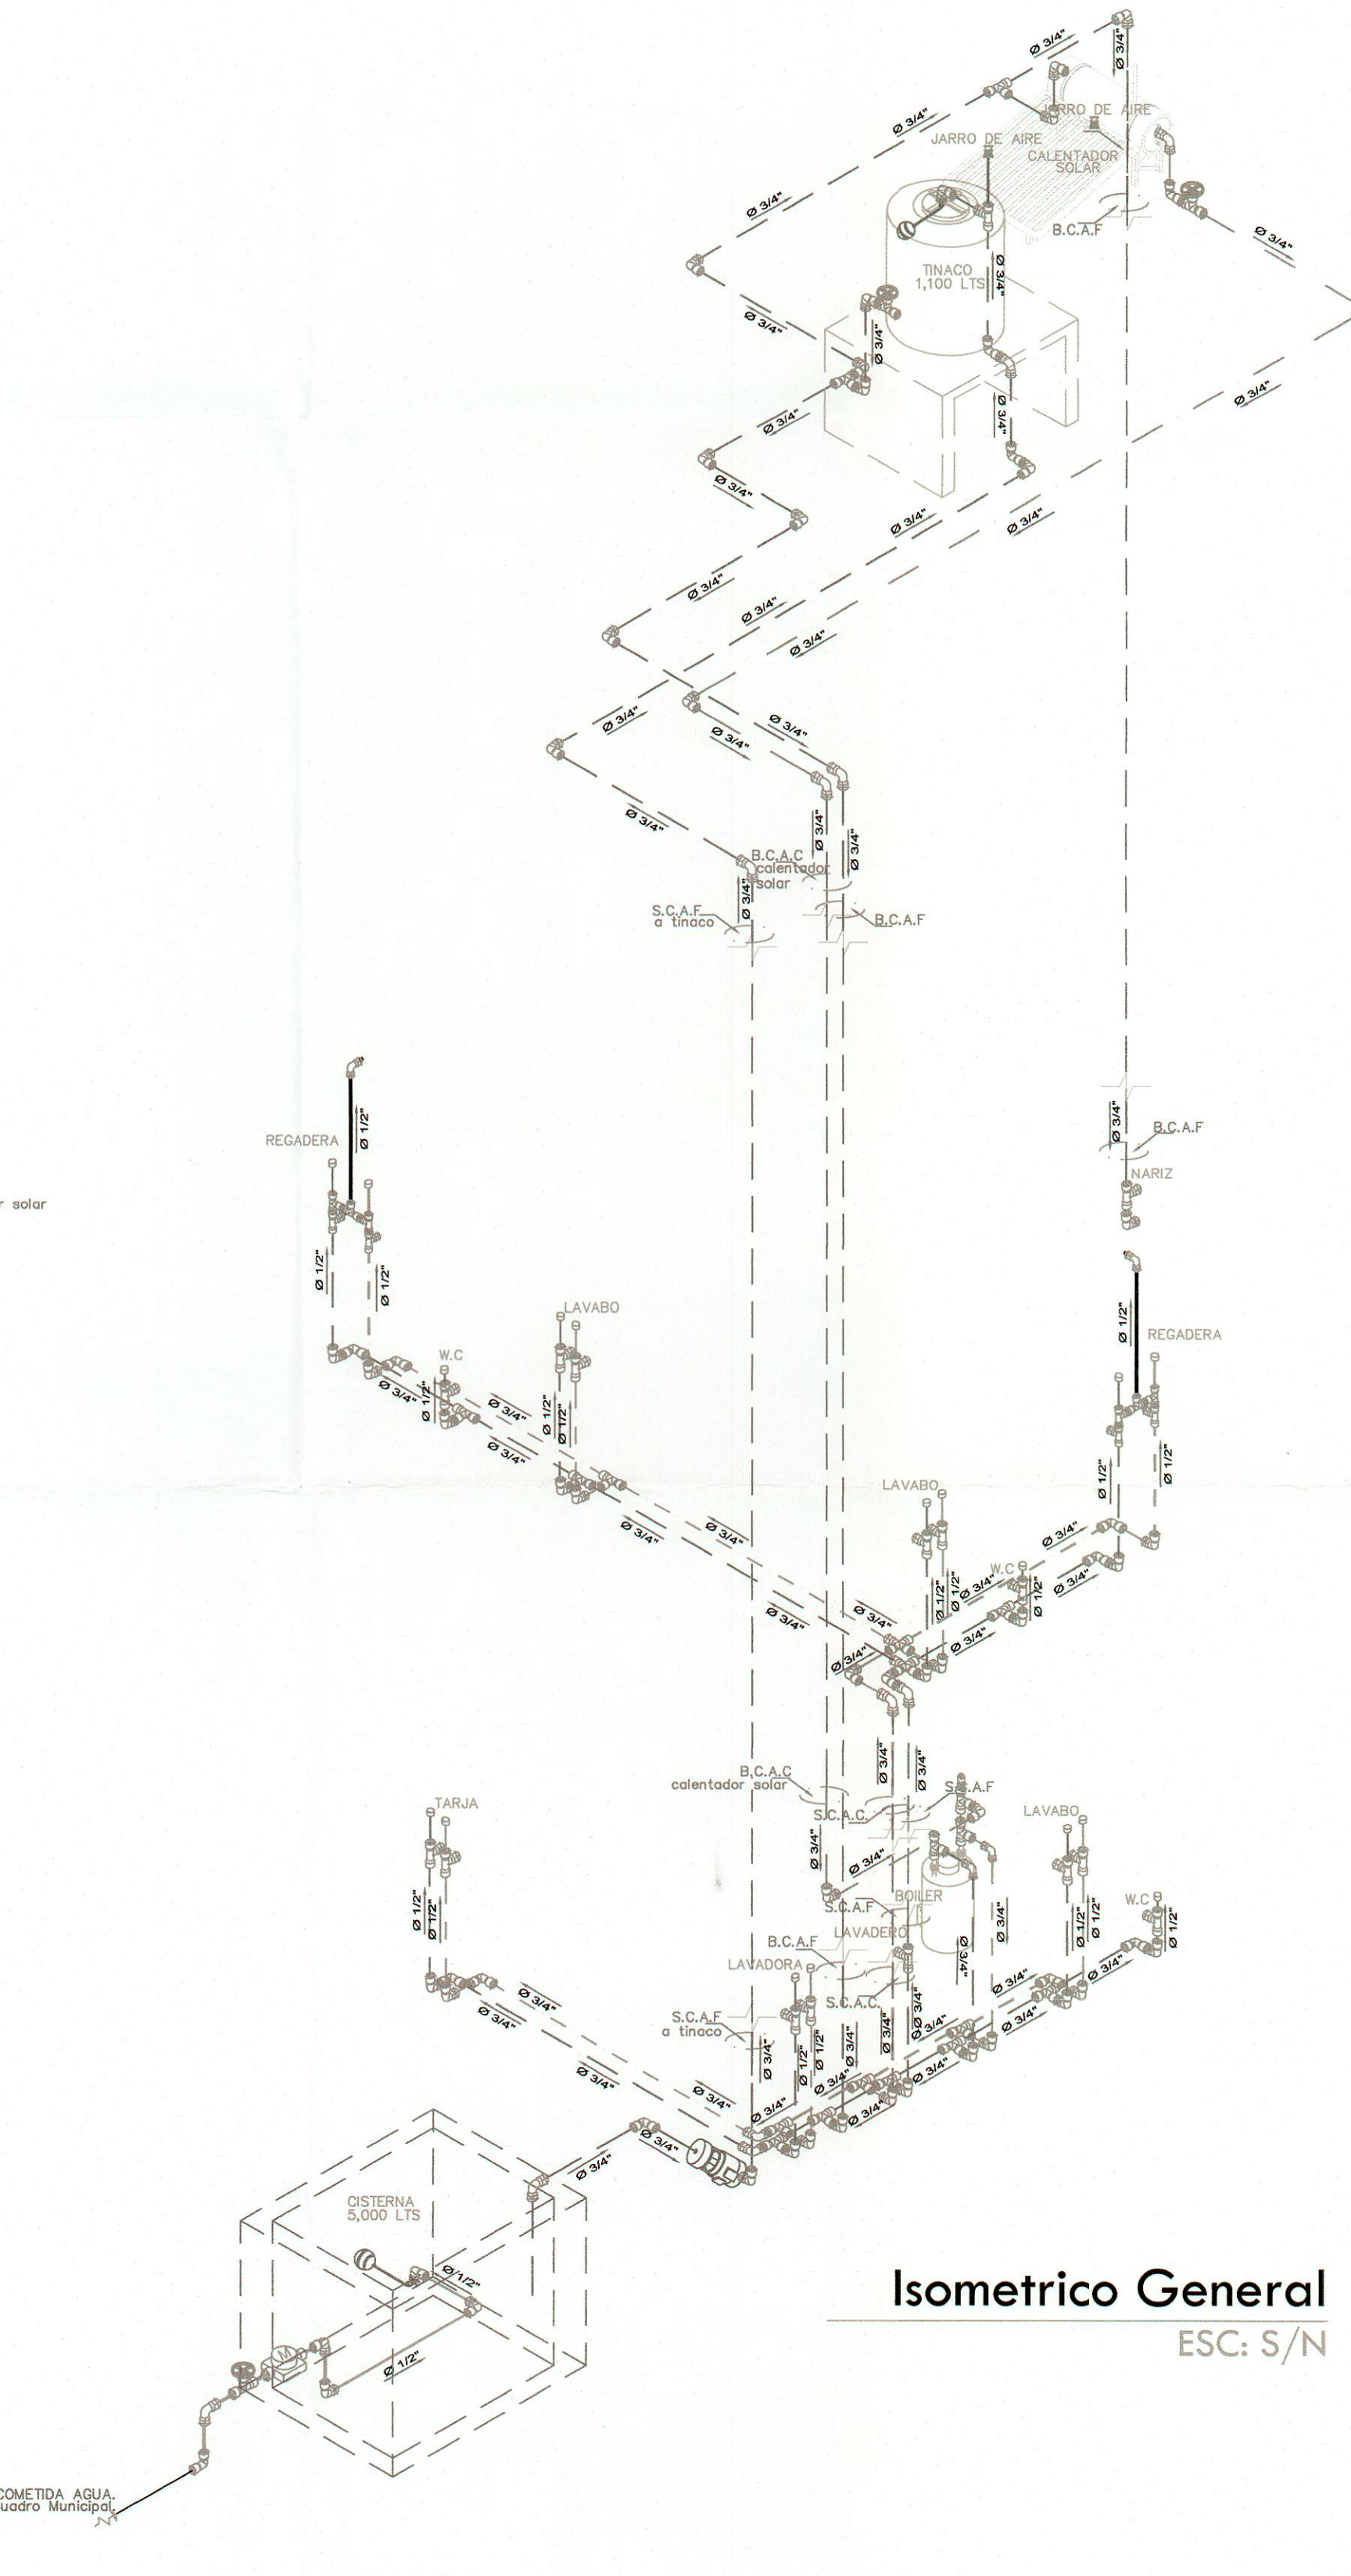


**Isometrico General**  
ESC: S/N

SIMBOLOGÍA INSTALACIÓN HIDRÁULICA	
	TUBERÍA DE AGUA FRÍA
	TUBERÍA DE AGUA CALIENTE
	TUBERÍA DE CALENTADOR SOLAR
	ÁREA DE COLOCACIÓN DE TINACO
	VALVULA CUPIERTA O GLOBO
	LLAVE DE NARIZ
	CODO 90°
	CONEXIÓN TEE
	MEDIDOR
	FLOTADOR
	BOMBA 1 H/P
	SENTIDO DEL FLUJO
	TOMA MUNICIPAL 13mm
	B.C.A.C. BAJA COLUMNA DE AGUA CALIENTE
	S.C.A.C. SUBE COLUMNA DE AGUA CALIENTE
	B.C.A.F. BAJA COLUMNA DE AGUA FRÍA
	S.C.A.F. SUBE COLUMNA DE AGUA FRÍA
	CALENTADOR DE GAS
	TINACO DE 1100 LTS
	CALENTADOR SOLAR

CORRESPONDENCIA DE TUBOPLUS

DENOMINACIÓN EN MILÍMETROS	DENOMINACIÓN EN MILÍMETROS
13 mm	13 mm
19 mm	19 mm
25 mm	25 mm
32 mm	32 mm
38 mm	38 mm
51 mm	51 mm
64 mm	64 mm
75 mm	75 mm

- TODA LA TUBERÍA Y CONEXIONES SERÁN DE CPVC EXCEPTO LA ALIMENTACIÓN Y LA SALIDA DEL CALENTADOR, QUE SERÁ DE COPOL.
   
 - LOS RAMALES DE TUBERÍA EN HORIZONTAL SERÁN POR PISO Y EN VERTICAL POR MURO.
   
 - NO SE DEBERÁN TOMAR ELEMENTOS ARQUITECTÓNICOS DE GUARDAPISO DE ESTE PLANO.
   
 - SOLAMENTE SE TOMARÁ LA INFORMACIÓN TÉCNICA CORRESPONDIENTE AL TIPO DE PLANO QUE SE ESPERECHIQUE.
   
 - LOS TRAMOS DEBERÁN DE SER COTEJADOS EN CERRA.
   
 - EN LOS ALIMENTADORES DE FREGADERA, LAVAMANOS Y FREGADEROS, SE PROLONGARÁN DEL MISMO DIÁMETRO UN VALOR DE 100 CM, CON TAPÓN EN SU EXTREMO.

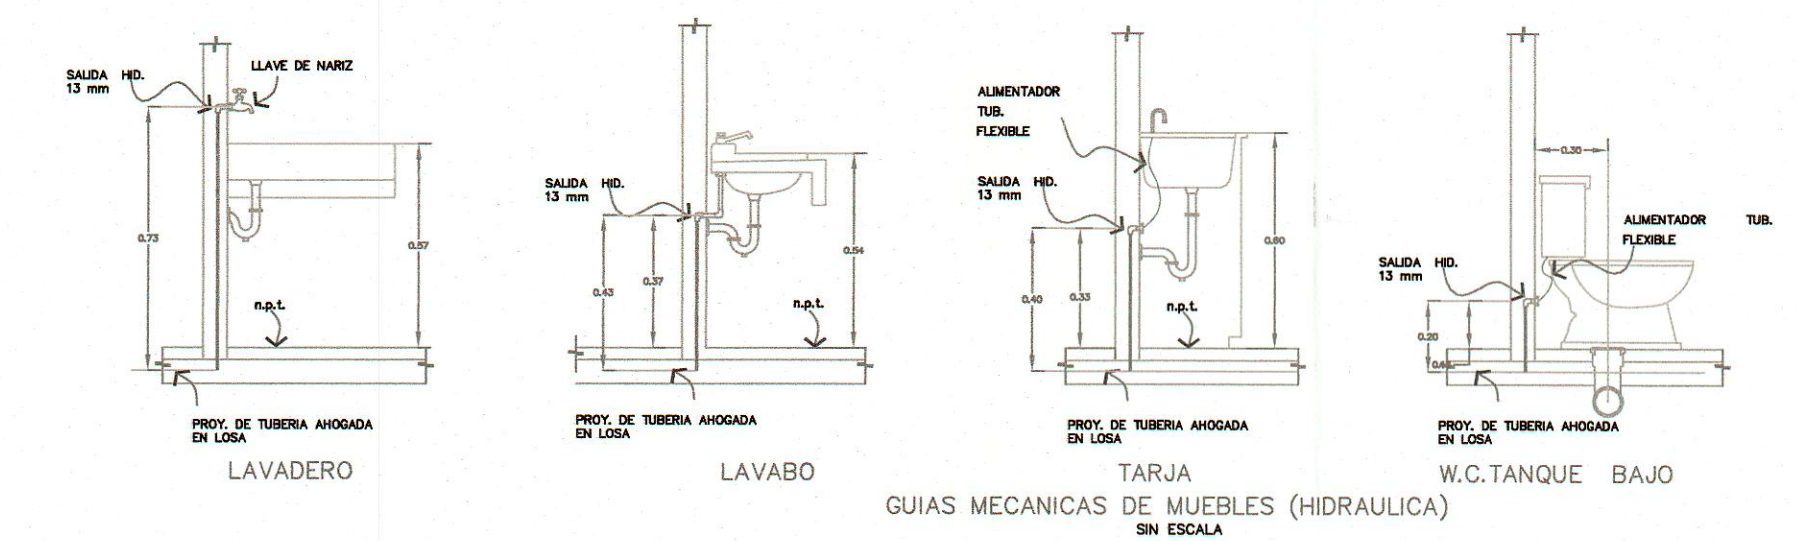

1455/24

PROYECTO: CONJUNTO HABITACIONAL DE INTERES SOCIAL BAJO EL REGIMEN DE PROPIEDAD EN CONDOMINIO, DENOMINADO EXTRAOFICIALMENTE VERONESA.

PROPIETARIO: Fideicomiso F/10070, BANCO MONEX SOCIEDAD ANÓNIMA, INSTITUCIÓN DE BANCA MULTIPLE, MONEX GRUPO FINANCIERO.

CLAVE: **IH-01**

PLANO: INSTALACIÓN HIDRÁULICA PROTOTIPO "B++"

UBICACIÓN: CALLE DE LA ARRIERIA #801, LA ARRIERIA (GRANJAS DE LA HUERTA, EX HACIENDA LA HUERTA), MORELIA, MICH.

ESCALA: 1:50

FECHA: FEBRERO 2024

DISEÑO: CONSTRUCTORA HYD DEL BAJO SAIS DE CV

SUPERFICIE TOTAL: 143.05 M2

EL AUTOR DE ESTE DOCUMENTO SE RESERVA TODOS LOS DERECHOS. SE PROHIBE SU REPRODUCCIÓN.